




1 PLANTA SANITÁRIA
escala : 1:50


Lista de materiais - Térreo	
Esgoto	
Caixas de Passagem	
Caixa de gordura PVC	
CG 30 cm	2 pç
Caixa de inspeção de esgoto sifonada CES- 60x60 cm	3 pç
PVC Acessórios	
Caixa sifonada 100x100x50	5 pç
Sifão de copo p/ pia e lavatório 1" - 1.1/2"	5 pç
1" - 2"	3 pç
Sifão flexível c/ Adaptador 1.1/4" - 2"	1 pç
Válvula p/ lavatório e tanque 1"	5 pç
Válvula p/ pia 1"	3 pç
Válvula p/ tanque 1"	1 pç
PVC Esgoto	
Curva 45 longa	1 pç
100 mm	7 pç
50 mm	9 pç
Curva 90 curta	6 pç
50 mm	8 pç
Joelho 90	5 pç
100 mm	1 pç
50 mm	1 pç
Joelho 90 clareal p/ esgoto secundário 40 mm - 1.1/2"	5 pç
40 mm - 1.1/2"	1 pç
Junção invertida 100 mm x 50 mm	2 pç
100 mm x 50 mm	1 pç
Junção simples 50 mm - 50 mm	18.57 m
Tubo rígido c/ porta lisa 50 mm - 2"	34.33 m
50 mm - 2"	2 pç
Tê sanitário 50 mm - 50 mm	2 pç
Unidades de Tratamento	
Ferro	1 pç
Argamassa	0.54 m³
Brita	0.83 m³
Concreto	1.86 m³
Concreto	1 pç
Tampa	1 pç
Hermética	1 pç
Tijolo	272 pç
Fundo	
Ventilação	
PVC Esgoto	
Curva 90 curta	4 pç
50 mm	3 pç
Joelho 90	3 pç
50 mm	4 pç
Terminal de ventilação 50 mm	15.31 m
50 mm - 2"	3 pç
Tubo rígido c/ porta lisa 100 mm - 50 mm	

Legenda de condutas - Térreo
Esgoto
Ventilação


Legenda - Térreo	
Caixa Sifonada	
CES	Caixas Inspeção Esgoto Sifonada
Caixas de Gordura	
Curva 45 Longa para Esgoto Sanitário	
Curva 90 curta- coluna	
Curva 90 curta- desce	
Junção invertida	
Junção simples	
Lavatório de Uso Geral	
Pia de Cozinha Industrial - Lavagem de panelas com Sifão	
Tanque de Lavar Roupa DN 50mm	
Terminal de ventilação- coluna	
Vaso Sanitário c/ 360°	

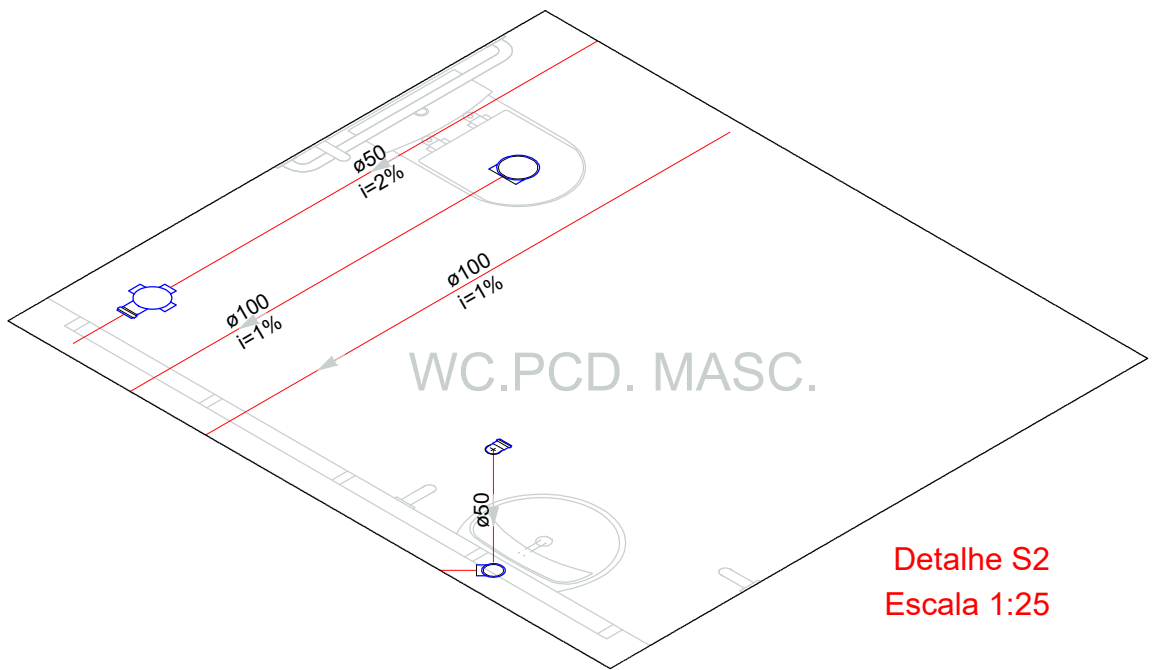


Detalhe S2
Escala 1:25

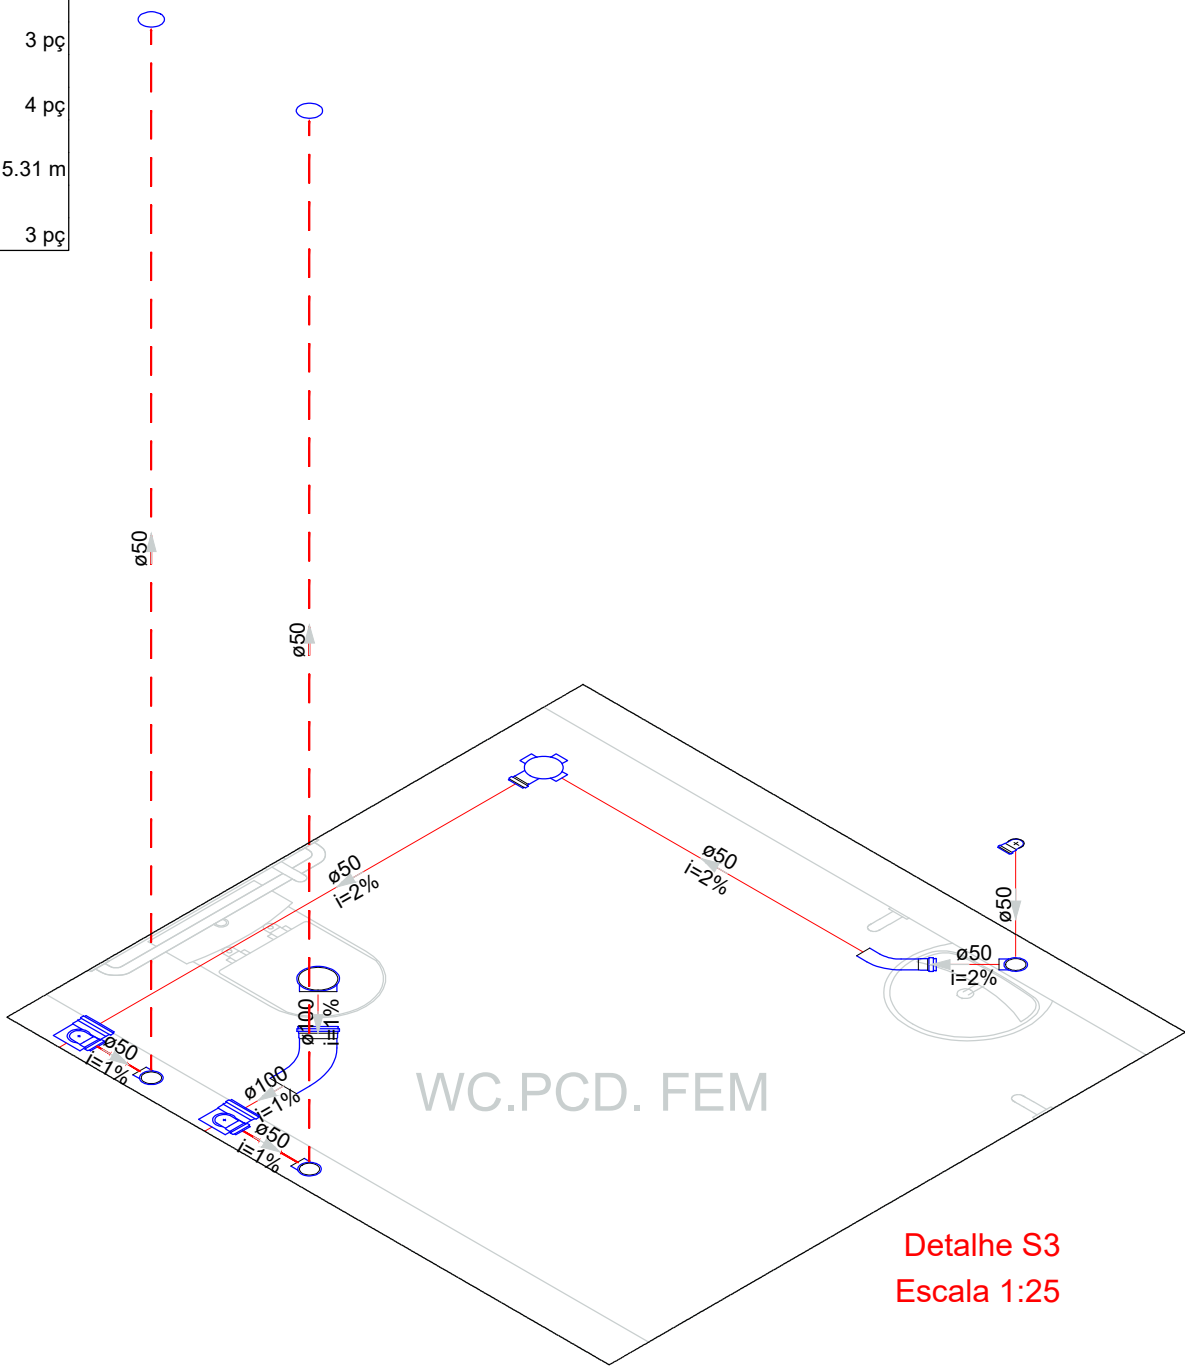


Detalhe S3
Escala 1:25

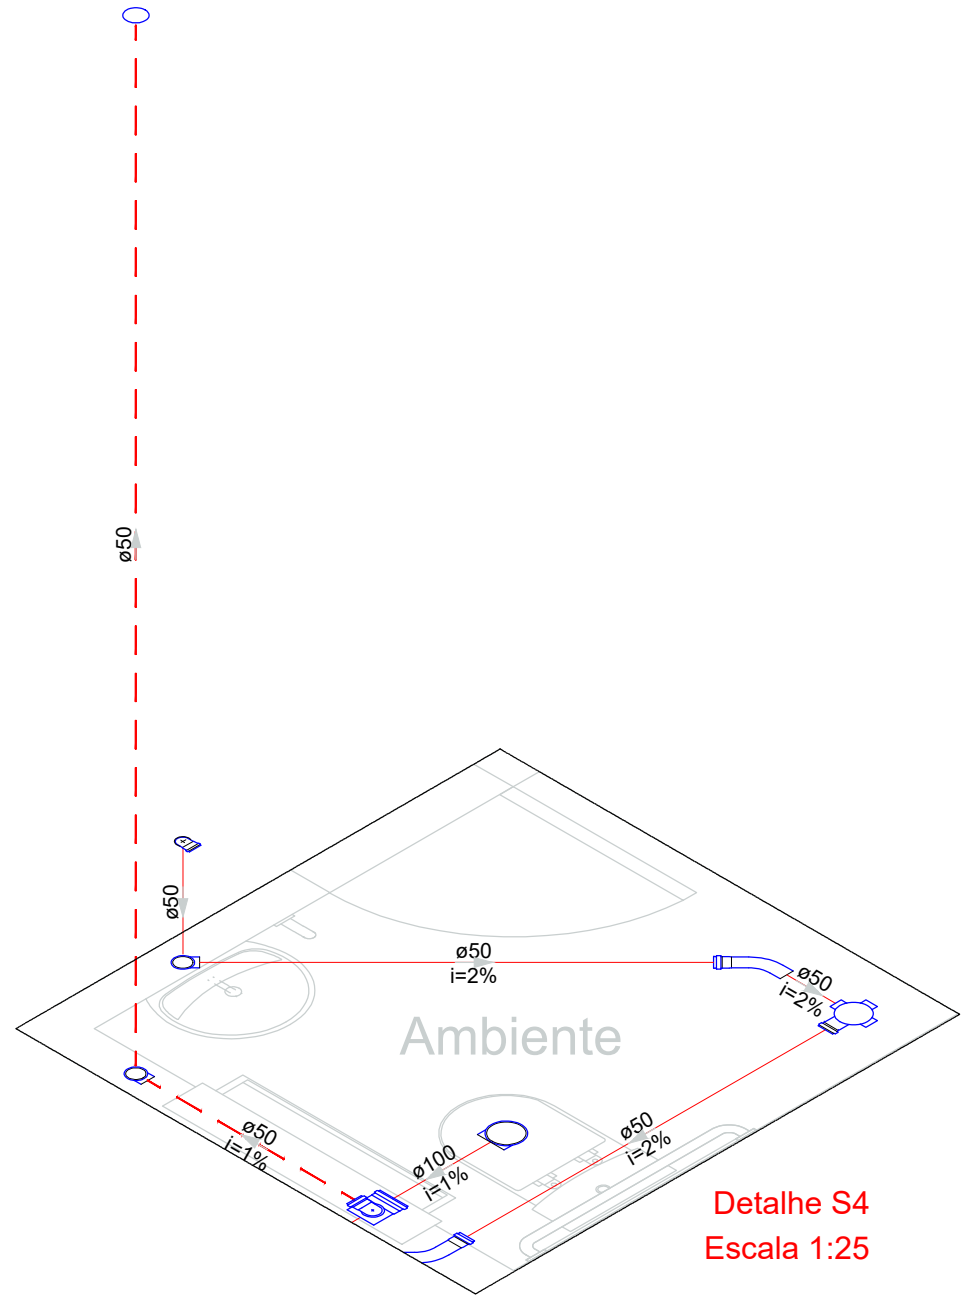


Detalhe S4
Escala 1:25

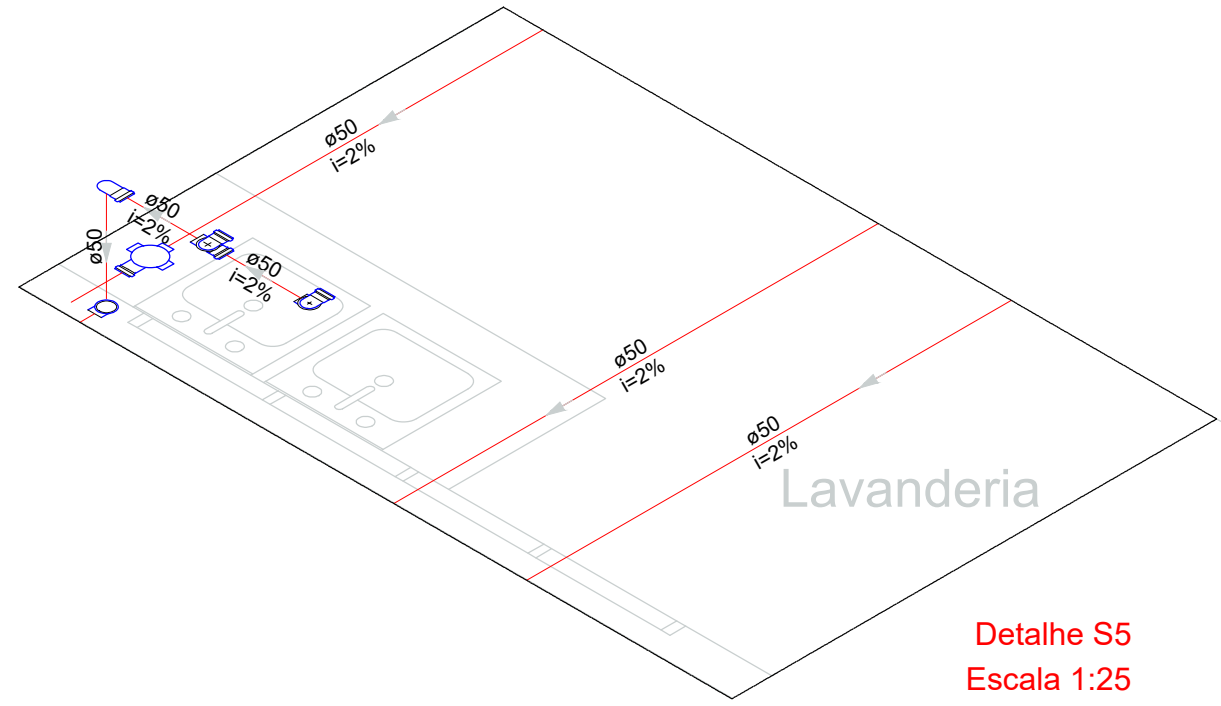


Detalhe S5
Escala 1:25

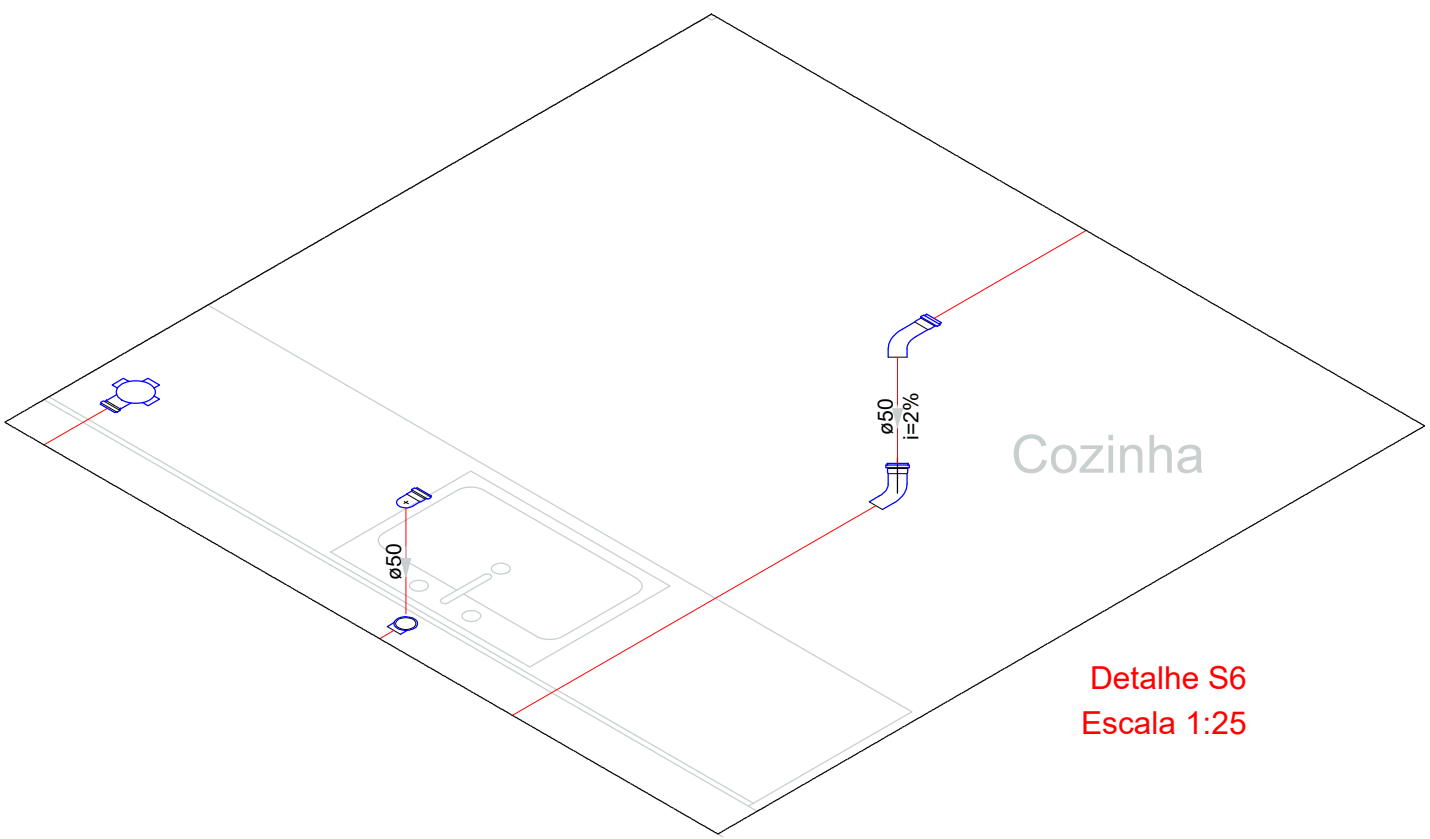


Detalhe S6
Escala 1:25

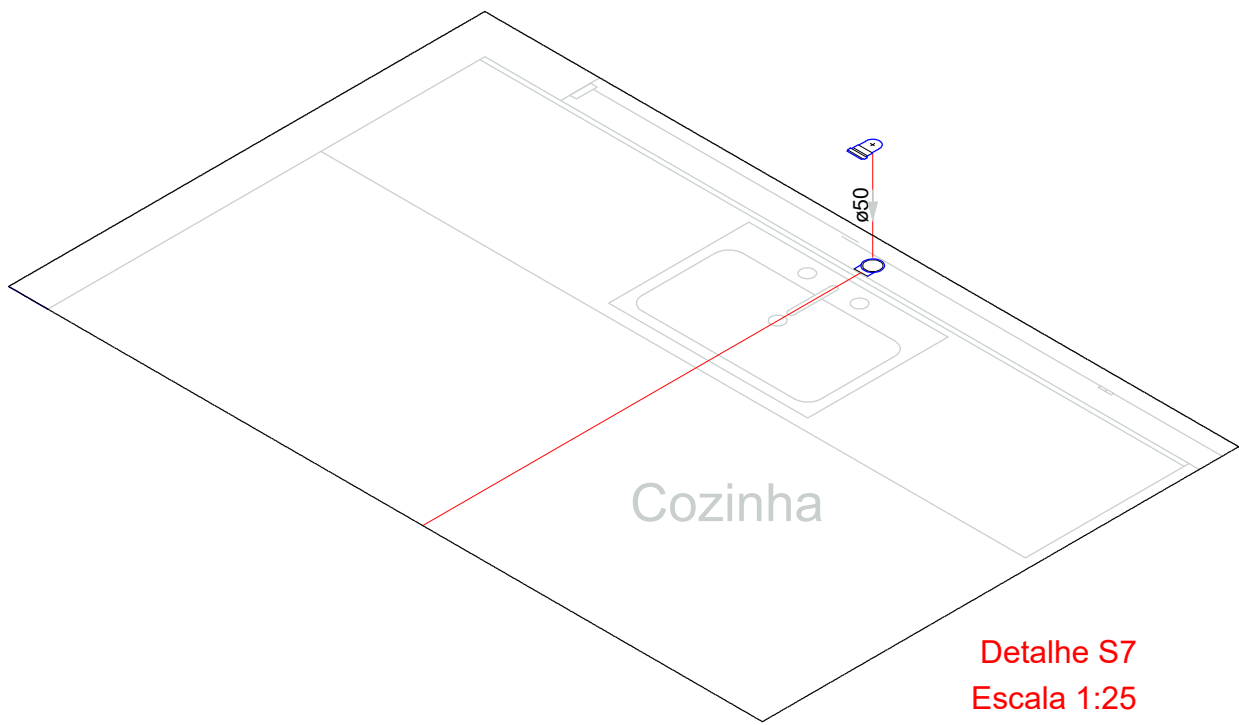


Detalhe S7
Escala 1:25

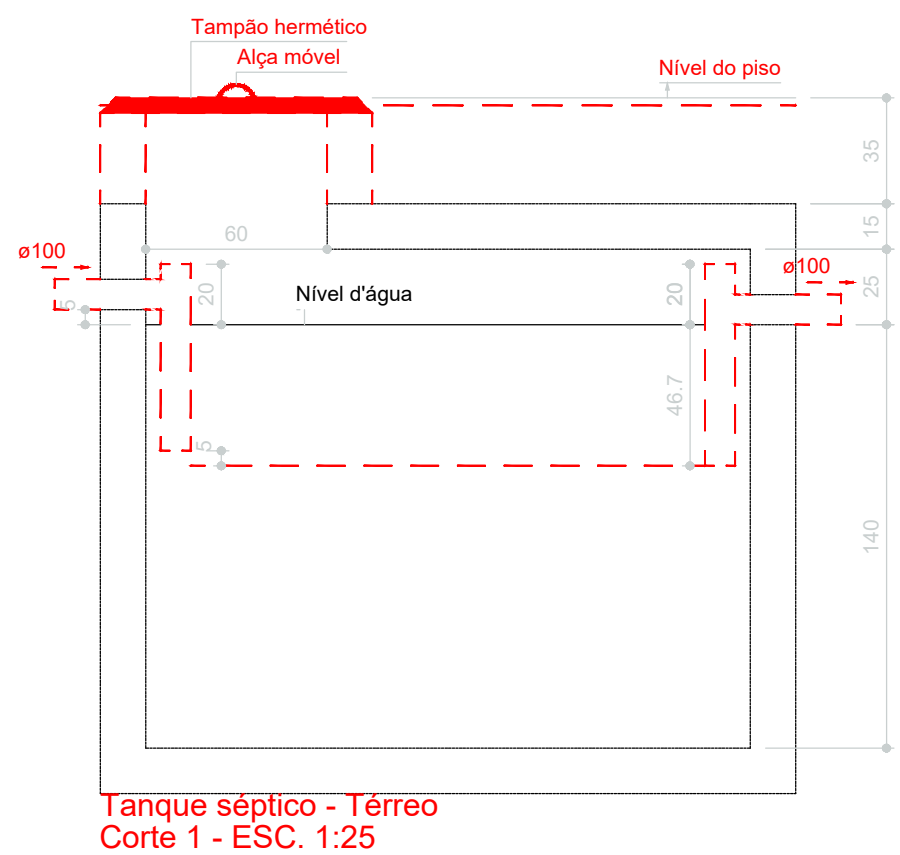


Tanque séptico - Térreo
Corte 1 - ESC. 1:25

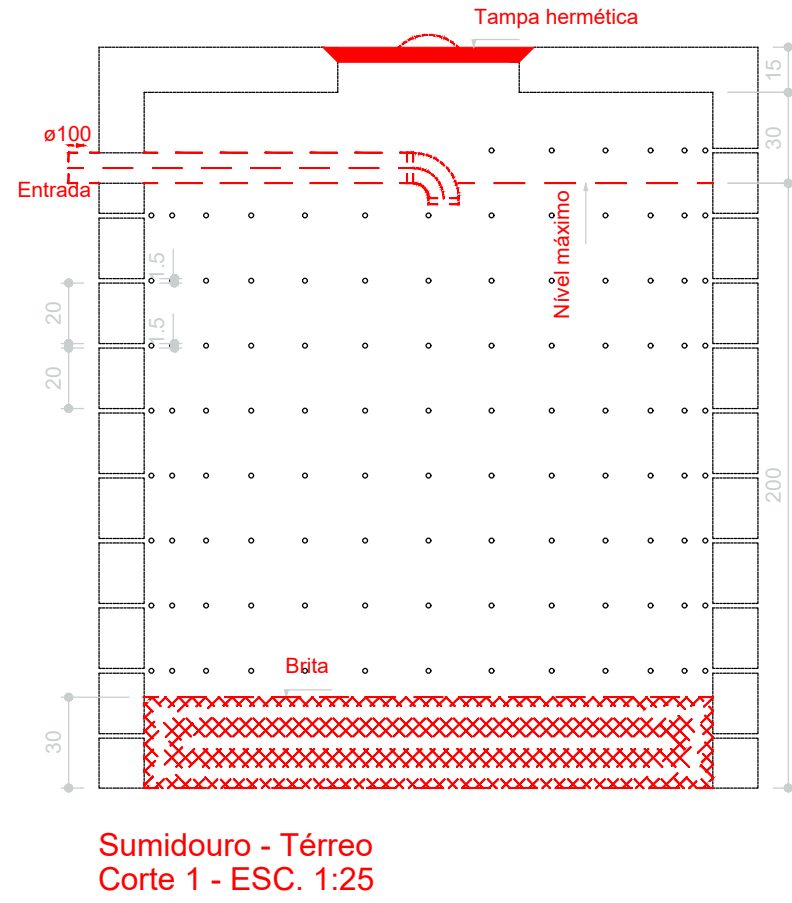

Sumidouro - Térreo
Corte 1 - ESC. 1:25

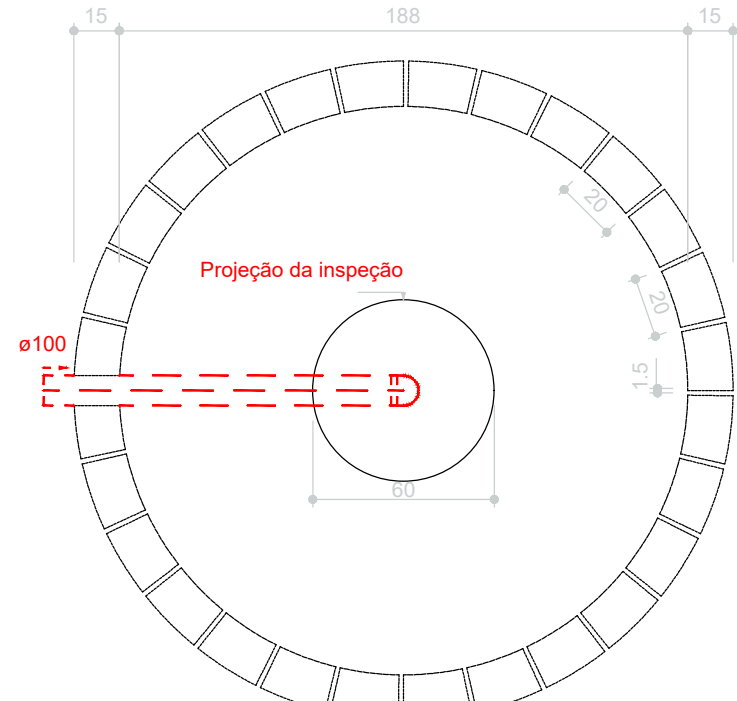

Sumidouro - Térreo
Planta baixa - ESC. 1:25

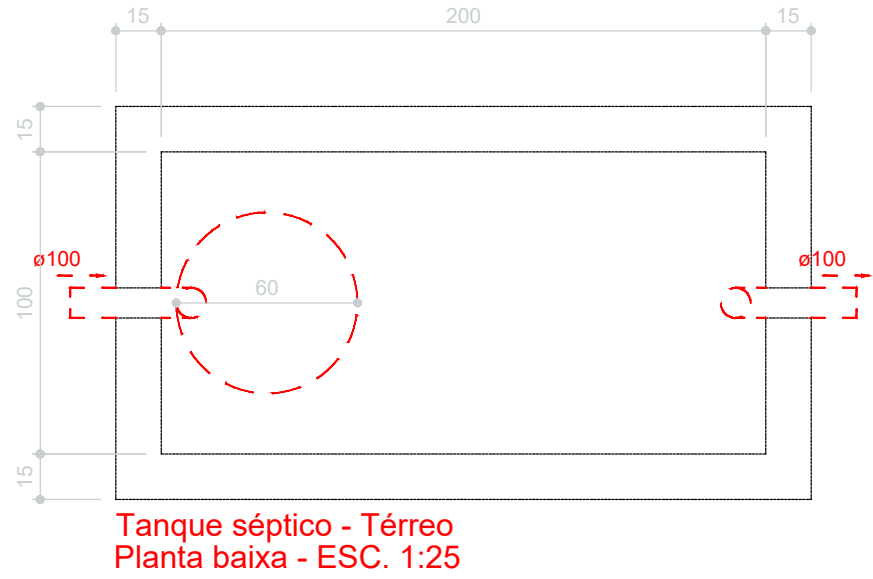

Tanque séptico - Térreo
Planta baixa - ESC. 1:25

PREFEITURA:	BOMBEIRO OU NATURALISTAS:	
M3 ENGENHARIA		
PROJETO SANITÁRIO		
OBRAS: PARQUE ECOLÓGICO SÍTIO NOVO DO TOCANTINS		
PROPRIETÁRIO: PREFEITURA MUNICIPAL DE SÍTIO NOVO DO TOCANTINS - TO		
CNPJ/CPF: 00.766.717/0001-49		
ENDEREÇO: Sítio Novo do Tocantins - TO		
TERRENO:		
PREFEITURA MUNICIPAL DE SÍTIO NOVO DO TOCANTINS		
Autor:		
Marcos Oliveira da Silva		
Engenheiro Civil		
CREA: 313.288-D-TO		
ESCALA:	DESENHO	DATA
Como Indicado	DAVID WANDERSON	24/01/2023